


CROQUI DE DISPOSIÇÃO DO POSTEAMENTO CEMIG
ESCALA 1:500

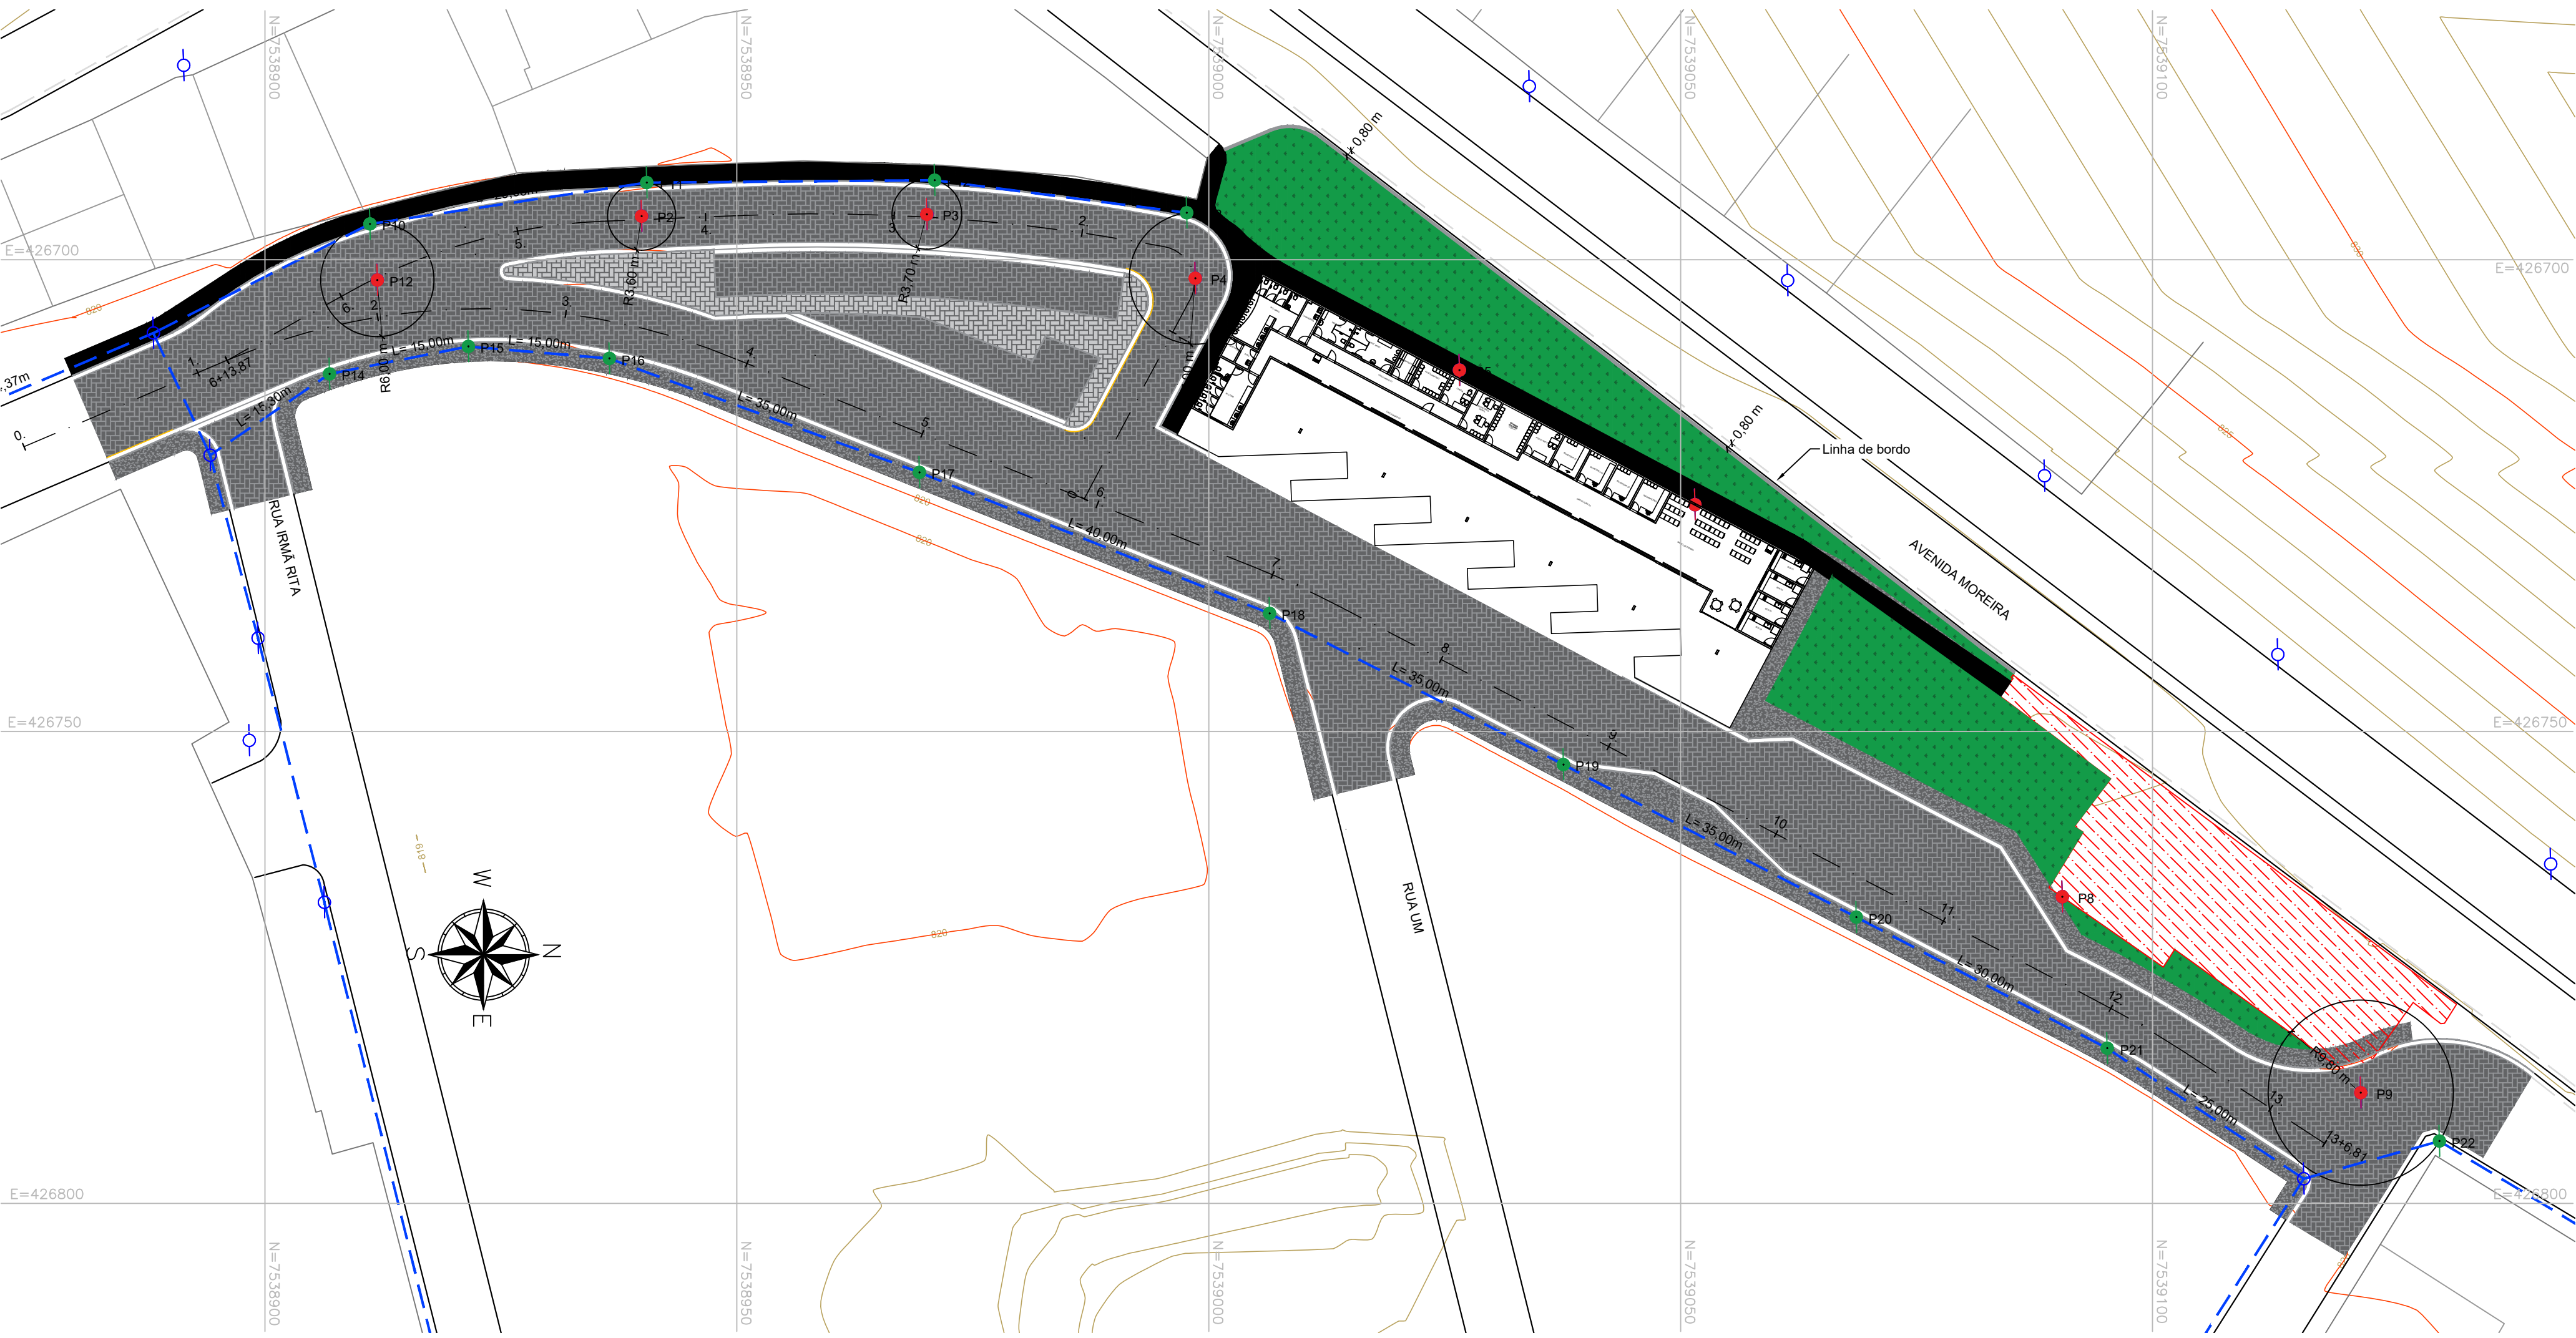

LEGENDA:

- POSTE EXISTENTE
- POSTE À REMOVER/ REALOCAR
- POSTE À IMPLANTAR/ REALOCAR
- REDE DE ENERGIA

- NOTAS:
- COTAS EM METROS, EXCETO QUANDO INDICADO;
 - OS PONTOS PROPOSTOS PARA REALOCÇÃO DOS POSTES EXISTENTES, REPRESENTAM A DISTÂNCIA MÍNIMA NECESSÁRIA PARA A READEQUAÇÃO DA REDE DE DISTRIBUIÇÃO AO DIMENSIONAMENTO DA VIA PROJETADA.

TABELA DE COORDENADAS
POSTE À REMOVER/ REALOCAR

PONTO No.	NORTE	ESTE
1	7.538.911,91	426.702,17
2	7.538.939,89	426.695,39
3	7.538.970,13	426.695,20
4	7.538.998,56	426.701,98
5	7.539.026,56	426.711,71
6	7.539.051,51	426.725,96
7	7.539.080,50	426.749,08
8	7.539.090,44	426.767,51
9	7.539.122,06	426.788,27

TABELA DE COORDENADAS
POSTE À IMPLANTAR/ REALOCAR

PONTO No.	NORTE	ESTE
10	7.538.911,12	426.696,22
11	7.538.940,45	426.691,84
12	7.538.970,95	426.691,59
13	7.538.997,66	426.695,04
14	7.538.906,83	426.712,11
15	7.538.921,54	426.709,20
16	7.538.936,49	426.710,47
17	7.538.969,34	426.722,54
18	7.539.006,45	426.737,49
19	7.539.037,57	426.753,50
20	7.539.068,61	426.769,67
21	7.539.095,20	426.783,57
22	7.539.130,39	426.793,40

REV. 00		14/05/24	EMISSÃO INICIAL
REVISÃO		DATA :	DESCRÇÃO:
CLIENTE			
PROJETO		COORDENAÇÃO	
		ALOÍSIO CAETANO FERREIRA	
Rua Cel. Joaquim Francisco, nº 341, Bairro Varginha CEP: 37501-052 - Itajubá / MG Tel: (35) 2143-9087 www.dacengenharia.com.br		RESPONSÁVEL TÉCNICO E AUTOR	
		ENG. CIVIL FLÁVIA BARBOSA CREA-MG-187.842/D	
EMPREENDIMENTO			
CONSTRUÇÃO DO TERMINAL RODOVIÁRIO DE SANTA RITA DO SAPUCAÍ			
ENDEREÇO		DISCIPLINA	
RUA PROJETADA, S/N - BAIRRO FAMÍLIA ANDRADE SANTA RITA DO SAPUCAÍ - MINAS GERAIS		CEMIG	
ASSUNTO		FASE DO PROJETO	
CROQUI DE DISPOSIÇÃO DO POSTEAMENTO CEMIG PLANTA BAIXA E QUANTITATIVOS		EXECUTIVO	
		FOLHA Nº.	
		ÚNICA	
DATA INICIAL	ESCALA	REVISÃO	ARQUIVO
14/05/2024	INDICADA	R00	DAC-PMSRS-TRO-PE-PST-R00.DWG