


PROJETO DE INSTALAÇÕES ELÉTRICAS - CONSTRUÇÃO DO TERMINAL RODoviÁRIO DE SANTA RITA DO SAPUCAÍ

ESCALA INDICADA

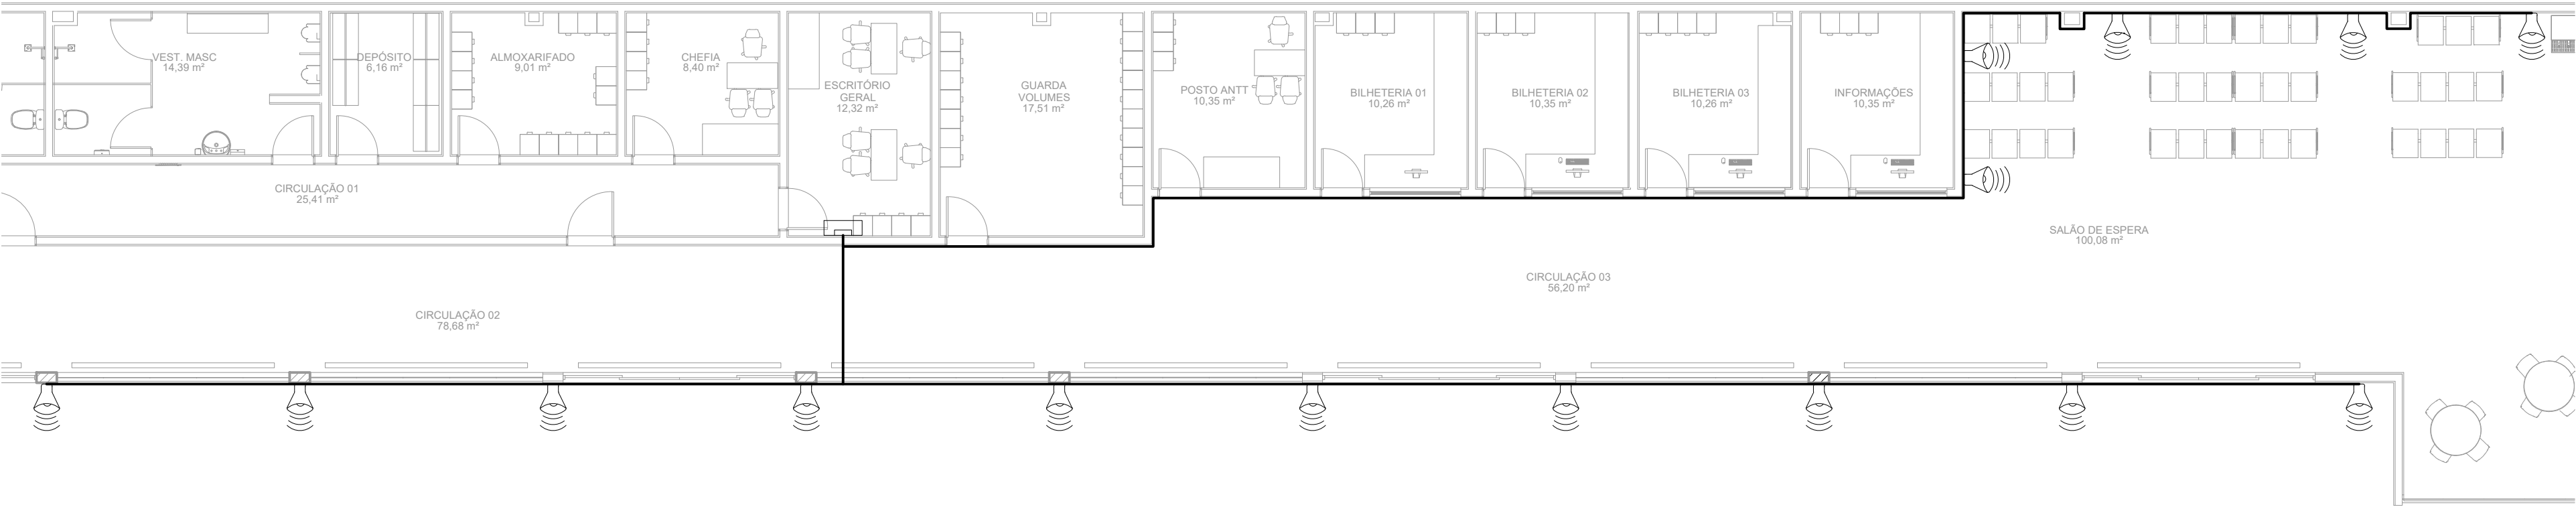

PLANTA BAIXA GERAL - ESQUEMA DE SOM -


ESCALA 1:100

Eletroduto PVC flexível		
Amplificador de som		
ambiente de 550 W	1	pç
Transformador de linha	15	pç
Transformador de tronco	1	pç
Fio bicolor para som 2x1mm	200	m
Pré-amplificador	1	pç
Setorizador de linha	1	pç
Eletroduto PVC rosca		
Braçadeira galvan. tipo cunha 3/4"	156	pç
Eletroduto, vara 3,0m 3/4"	148	m
Caixa de som		
Caixa de som potência 60 W	15	pç

LISTA DE MATERIAIS


	Caixa de som
	Central de som
	Eletroduto PVC 3/4" rígido

LEGENDA DE PEÇAS - CONDUTOS

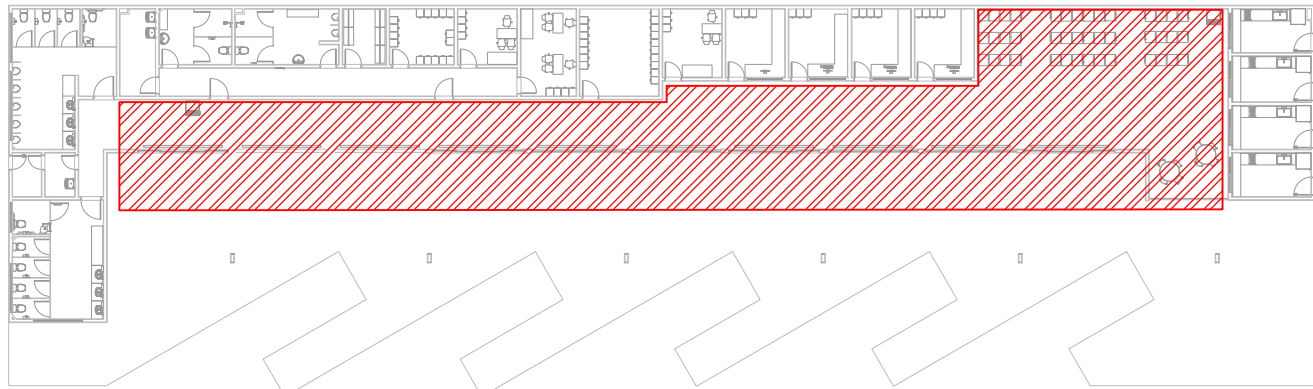

PLANTA DE LOCALIZAÇÃO

SEM ESCALA

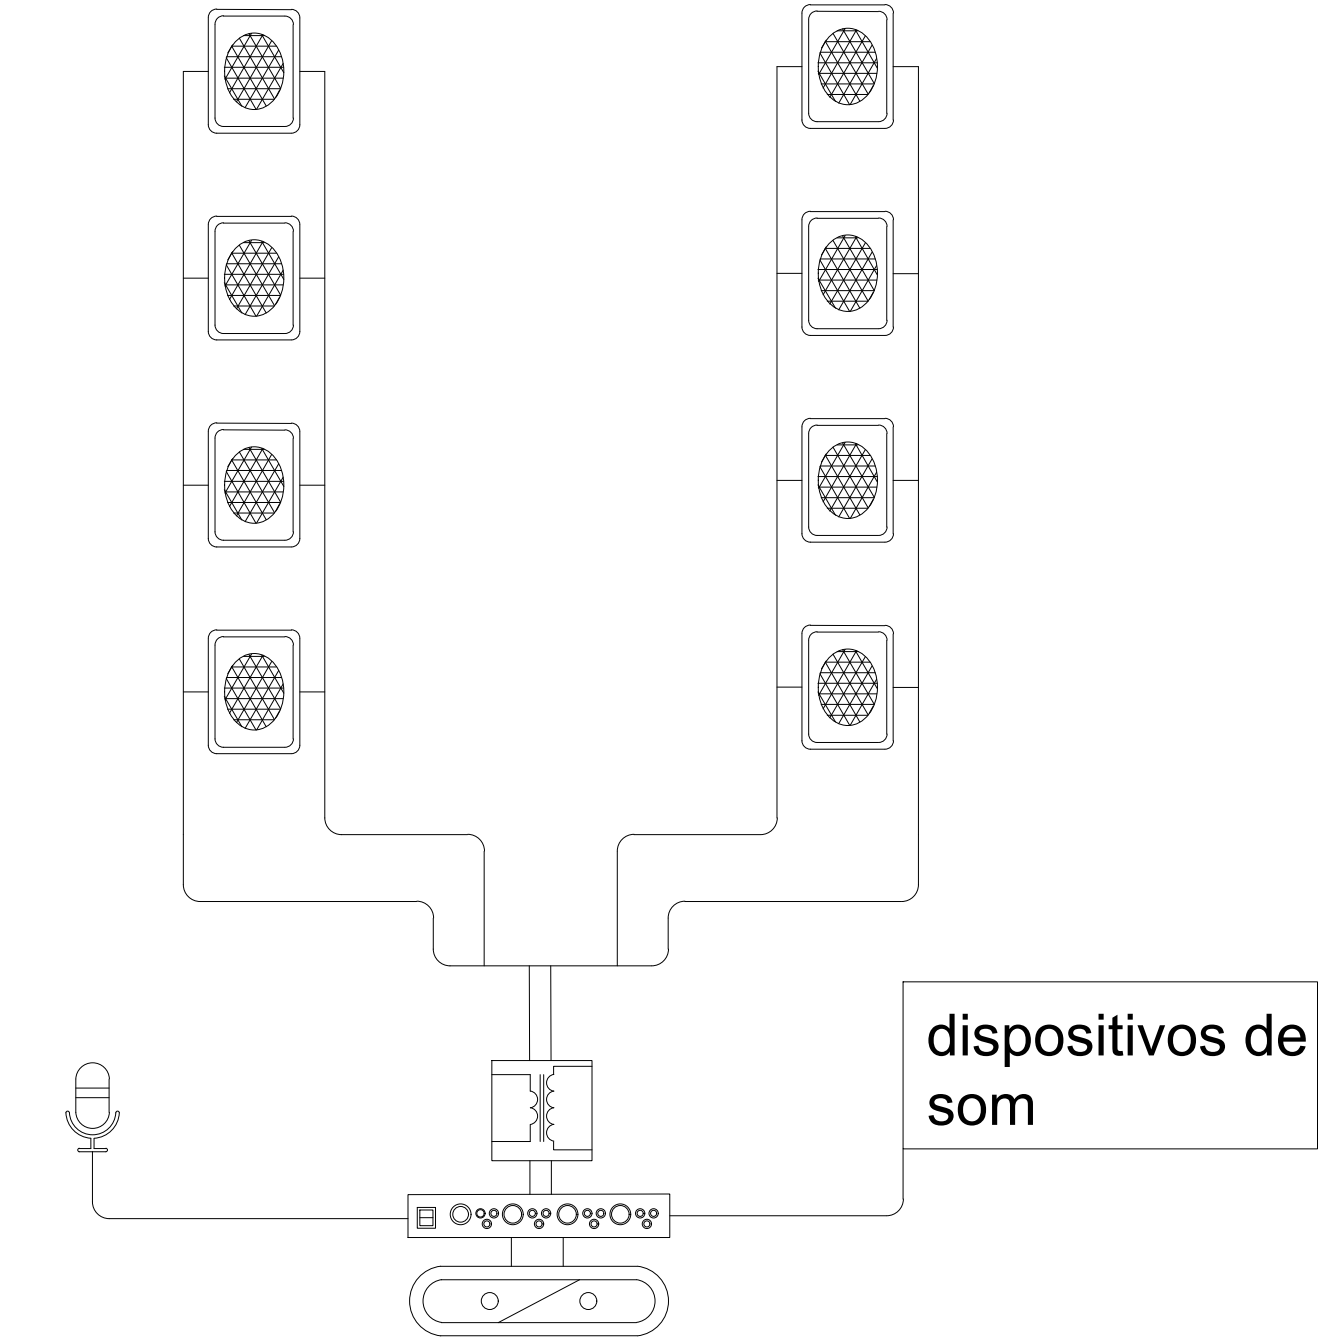

DETALHE - ESTRUTURA DE SOM

Notas

- 1 - ESQUEMA DE SOM:
- A) - QUANDO NÃO COTADOS DE DIAMETRO (Ø3/4"), PARA OS ELETRODUTOS;
- B) - LIGAÇÃO DAS CAIXAS, COM CONEXÃO PARALELA;
- C) - FONTE DE SOM CONECTADAS AO LEITOR MULTIMÍDEA;

REV. 00	14/05/24	EMIÇÃO INICIAL	DAC
REVISÃO:	DATA :	DESCRIÇÃO:	RESP.:
CLIENTE			
 PREFEITURA SANTA RITA DO SAPUCAÍ- MG			
PROJETO		COORDENAÇÃO	
 Rua Cel. Joaquim Francisco, nº 341, Bairro Varginha CEP: 37501-052 - Itajubá / MG Tel: (35) 98414-5841 www.dacengenharia.com.br		ALOÍSIO CAETANO FERREIRA	
		RESPONSÁVEL TÉCNICO E AUTOR	
		ENG. ADRIANO M DE CAMPOS CREA MG-147.362/D	
EMPREENHIMENTO			
CONSTRUÇÃO DO TERMINAL RODoviÁRIO DE SANTA RITA DO SAPUCAÍ			
ENDEREÇO		DISCIPLINA	
RUA PROJETADA, S/N - BAIRRO FAMÍLIA ANDRADE SANTA RITA DO SAPUCAÍ - MINAS GERAIS		ELÉTRICO	
ASSUNTO		FASE DO PROJETO	
PLANTA BAIXA, CROQUI DE LOCALIZAÇÃO ESTRUTURA DE SOM DETALHES LEGENDAS E NOTAS		EXECUTIVO	
		FOLHA Nº:	
		05/05	
DATA INICIAL	ESCALA	REVISÃO	ARQUIVO
14/05/2024	INDICADA	R00	DAC-PMSRS-TRO-PE-ELE-R00.DWG